

FUNDACIÓN
HOGARES

HACEMOS COMUNIDAD

PROYECTO

PARQUE LOS ANDES

Urbivillas del Prado II, Tijuana, Baja California

PROYECTISTA

Ā G O R A

Ana Isabel Ruiz Remolina Ced.Prof. 5265533
Sergio Carlos Soto Cisneros Ced.Prof. 6711143

Planeación y Diseño Urbano

Saltillo 9-1 Col. Hipódromo 06100


Ciudad de México

www.agoramx.mx


(55)48-18-53-59

(55)34-14-81-62


CRONIS DE LOCALIZACIÓN

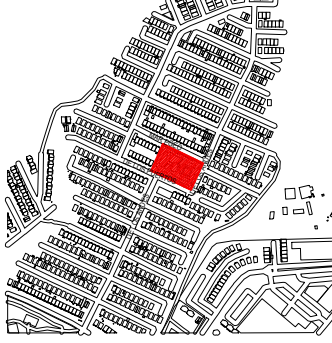


PLANTA ESQUEMÁTICA

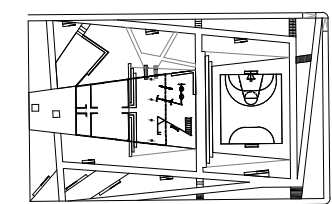

CORTE ESQUEMÁTICO

 

SIMBOLOGÍA

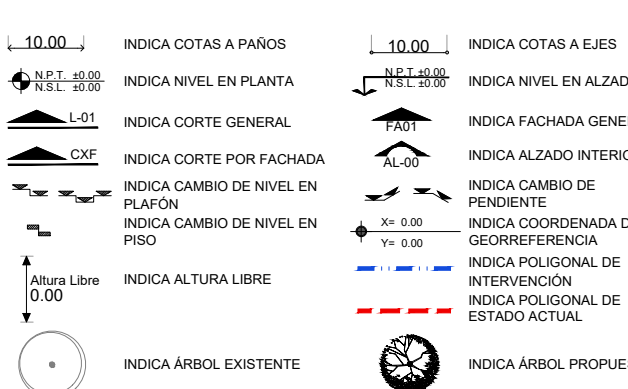

NOMENCLATURA

N.P.T. NIVEL DE PISO TERMINADO
N.E.L. NIVEL SUPERIOR DEL LOSA
N.L.E.L. NIVEL LECHO BALD DE LOSA
N.T.C. NIVEL TOPE DE CONCRETO
N.S.F. NIVEL SUPERIOR DE ESTRUCTURA
N.L.E. NIVEL LECHO BALD DE ESTRUCTURA
N.E.N. NIVEL ENTONTE
N.C.M. NIVEL DE CORMANENTO DE MURO
N.L.P.F. NIVEL LECHO BALD DE PLAFÓN
N.C.B. NIVEL DE CUBIERTA
N.C.U.M. NIVEL DE CUBIERTA
N.P. NIVEL DE PRETEL
N.J. NIVEL DE JARDÍN
N.A. NIVEL DE AGUA
N.C. NIVEL DE CALLE
M.P. MISMO PISO
N.T.M. NIVEL DE TERRENO NATURAL

NOTAS GENERALES

1.- LAS COTAS RIGEN AL DIBUJO
2.- TODAS LAS MEDIDAS DEBERÁN SER RECTIFICADAS EN OBRA
POR LA COMPANIA CONTRATISTA
3.- ESTE PLANO SE COMPLEMENTA CON EL CATÁLOGO DE
CONCEPTOS Y ESPECIFICACIONES GENERALES Y PARTICULARES.

PROPIETARIO: FUNDACIÓN HOGARES

PROYECTO: PROYECTOS ARQUITECTÓNICOS Y
EJECUTIVOS PARA LA REHABILITACIÓN DEL
ESPACIO PÚBLICO EN LOS MUNICIPIOS DE
TIJUANA Y MEXICALI, BAJA
CALIFORNIA-001-2023

REHABILITACIÓN DEL PARQUE LOS ANDES Y
CENTRO DE DESARROLLO PARA JÓVENES
CALLE DE LOS ANDES S/N URBIVILLAS DEL
PRADO II, CP 22170, TIJUANA, BAJA
CALIFORNIA

RESPONSABLES:


NOMBRE	CARGO	FIRMA
ARG. SERGIO CARLOS SOTO CISNEROS CED. PROFESIONAL NO. 6711143	PROYECTISTA	
ARG. NALLELY SARMENTO GAMBOA CED. PROFESIONAL NO. 1145986	DIBUJO PROYECTO ARQUITECTÓNICO	
ING. SALVADOR GONZÁLEZ ALTAMIRANO CED. FED. NO. 108737 CED. EST. NO. 389698 PERITO NO. 103	PROYECTO ESTRUCTURAL	
ING. GABRIEL ORANTE MORENO CED. PROFESIONAL NO. 8256462	PROYECTISTA INSTALACIÓN HIDROSANITARIA	
ING. OSCAR ZARATE MORENO CED. PROFESIONAL NO. 3019485	PROYECTISTA INSTALACIÓN ELÉCTRICA	
	Vs. Bx. OAU	
	Vs. Bx. BOMBEROS	
	PERITO RESPONSABLE	

FASE: EJECUTIVO

CLAVE: TIJ-ARQ-03

CONTENIDO:
PLANTA ARQUITECTÓNICA
CONJUNTO

 ESCALA:



FECHA:

JULIO 2023

NUMERO DE PLANO:

3/10

NORTE:



PLANTA ARQUITECTÓNICA

CONJUNTO

ESCALA 1:125