


Centro Comunitario Planta Baja

escala 1:75

SIMBOLOGIA	
B.A.N.	BAJADA DE AGUAS NEGRAS.
B.A.P.	BAJADA DE AGUAS PLUVIALES.
B.A.J.	BAJADA DE AGUAS JABONOSAS.
C.C.	COLADERA CESPOL MAC. HELVEX.
S.T.V.	SUBE TUBO VENTILADOR
	CODO SANITARIO DE 45° P.V.C.
	YEE SANITARIA DE 100x50mm P.V.C.
	YEE SANITARIA P.V.C.
	CODO SANITARIO DE 90° P.V.C.
	TEE SANITARIA DE P.V.C.
	REDUCCION CAMPANA P.V.C.
	TAPON REGISTRO.
	TUBERIA DE P.V.C. SANITARIO.
	TUBERIA POLIETILENO ALTA DENSIDAD.
	INDICA SENTIDO DEL FLUJO.
$N+1.0$ $N-1.0$	= NIVEL DE TAPA EN METROS = NIVEL DE ARRASTRE EN METROS
A=B-C	A = LONGITUD EN METROS B = DIAMETRO EN MILIMETROS C = PENDIENTE EN PORCENTAJE
	REGISTRO COMUN DE 60x40 cm. AGUAS NEGRAS.
	REGISTRO COMUN DE 60x40cm. CON COLADERA HELVEX MOD. 5424
	COLADERA DE PRETIL MOD. 444 MCA- HELVEX.


NOTAS:

- PARA DESAGUES, BAJADA DE AGUAS NEGRAS, BAJADA DE AGUAS PLUVIALES Y TUBO VENTILADOR USAR TUBERIA Y CONEXIONES DE P.V.C. TIPO SANITARIO.
- PROBAR LAS TUBERIAS CON AGUA A UNA PRESION DE 3M. COL. DE AGUA (0.30 KG/CM2) MEDIDA SOBRE EL PUNTO MAS ALTO DEL TRAMO QUE SE PRUEBA, SOSTENIDA DURANTE 30 MINUTOS.
- PARA DIAMETRO 100 LA PENDIENTE MINIMA SERA DE 1% Y PARA DIAMETRO 50 LA PENDIENTE MINIMA SERA DE 2%.
- DIAMETRO DE TUBERIAS EN MILIMETROS, INDICADOS EN LINEA.
- NIVELES EN METROS.
- LAS COLADERAS SERAN MARCA HELVEX DEL NUMERO INDICADO.

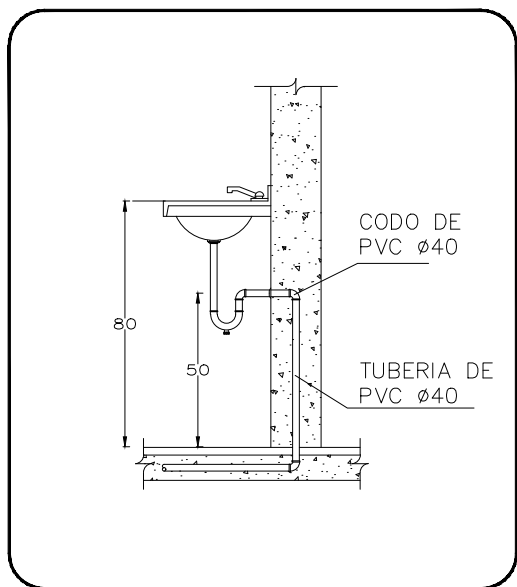


DET-01 LAVABO

s / esc

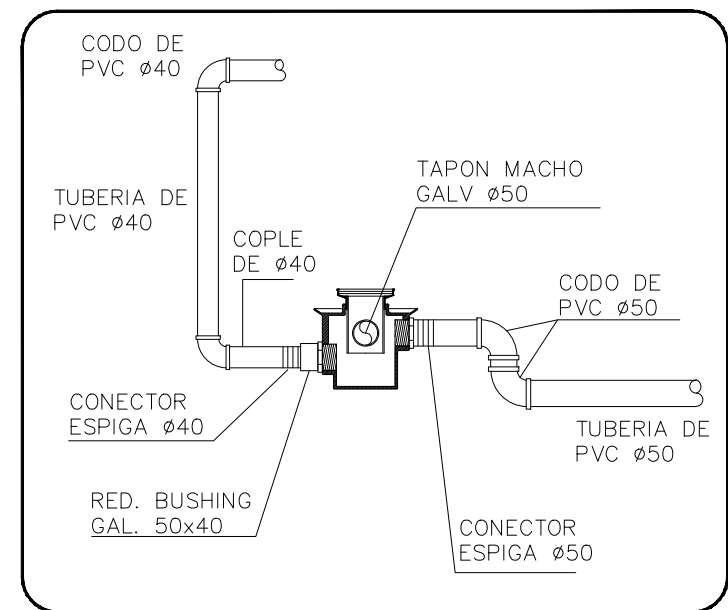


DET-04 COLADERA H-25

s / esc

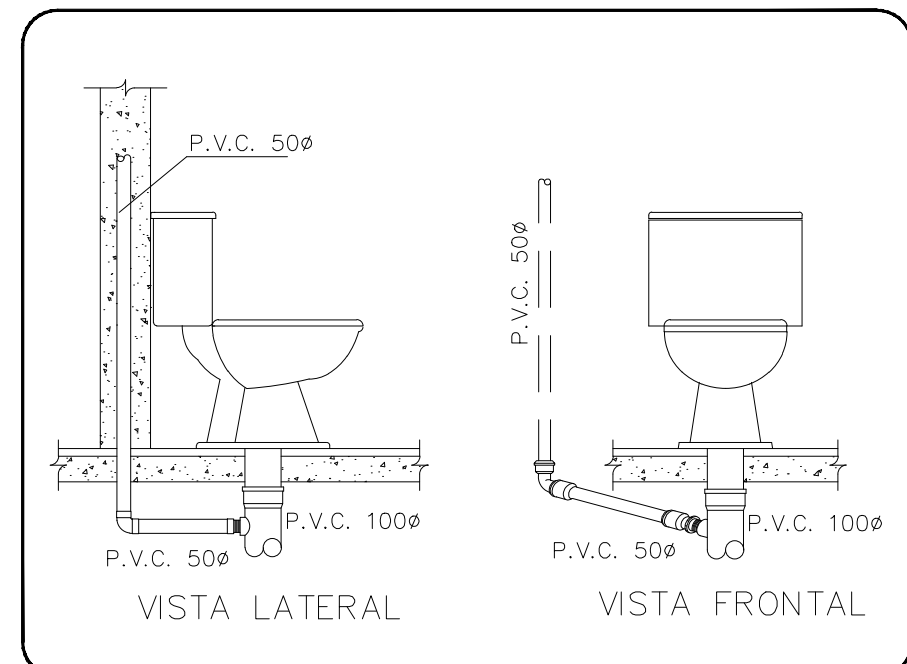


DET-03 CONEXION CALENTADOR

s / esc

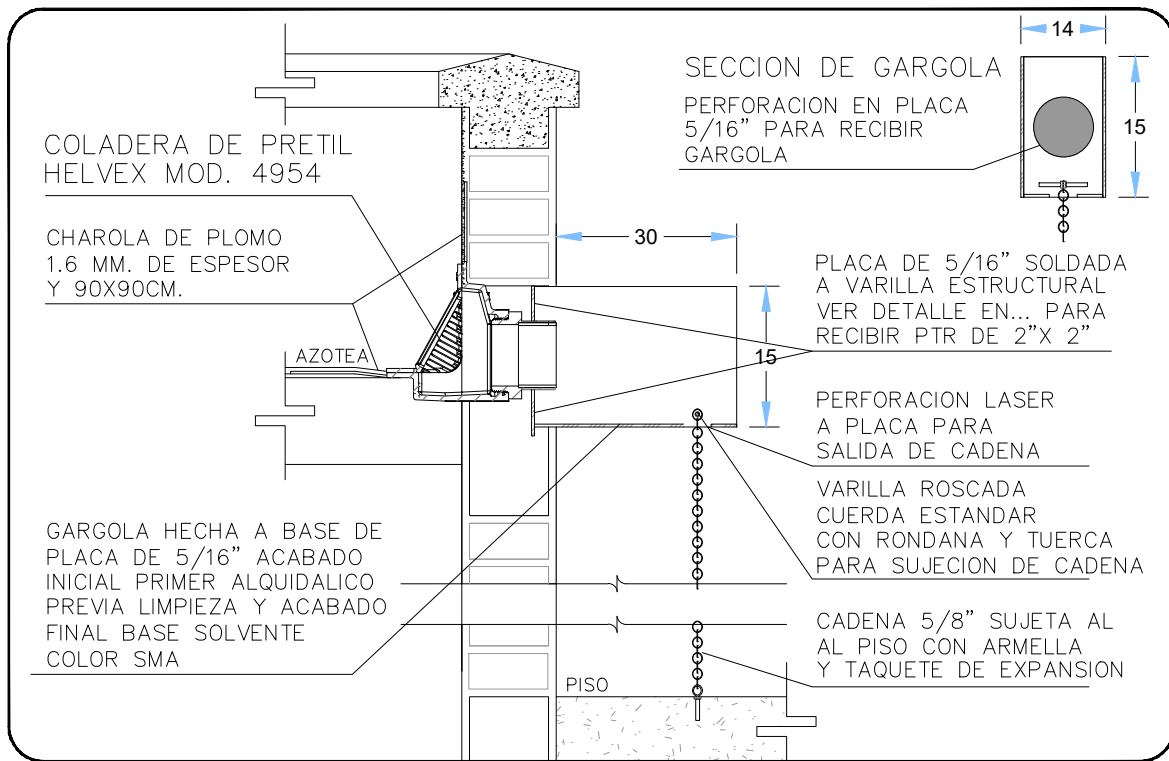


DET-07 COLADERA 4954

s / esc

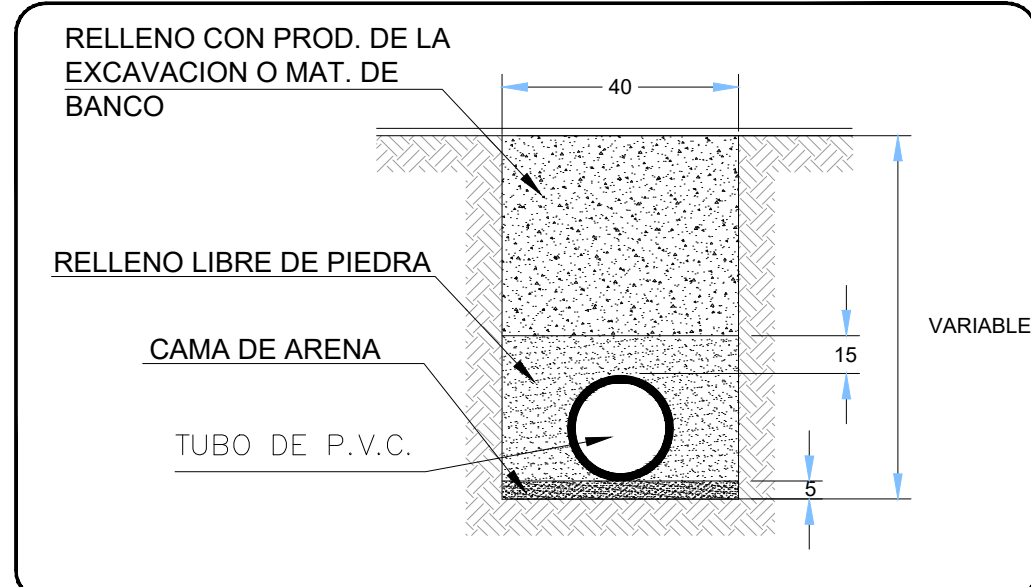


DET-02 ZANJA PARA TUBERIA

s / esc

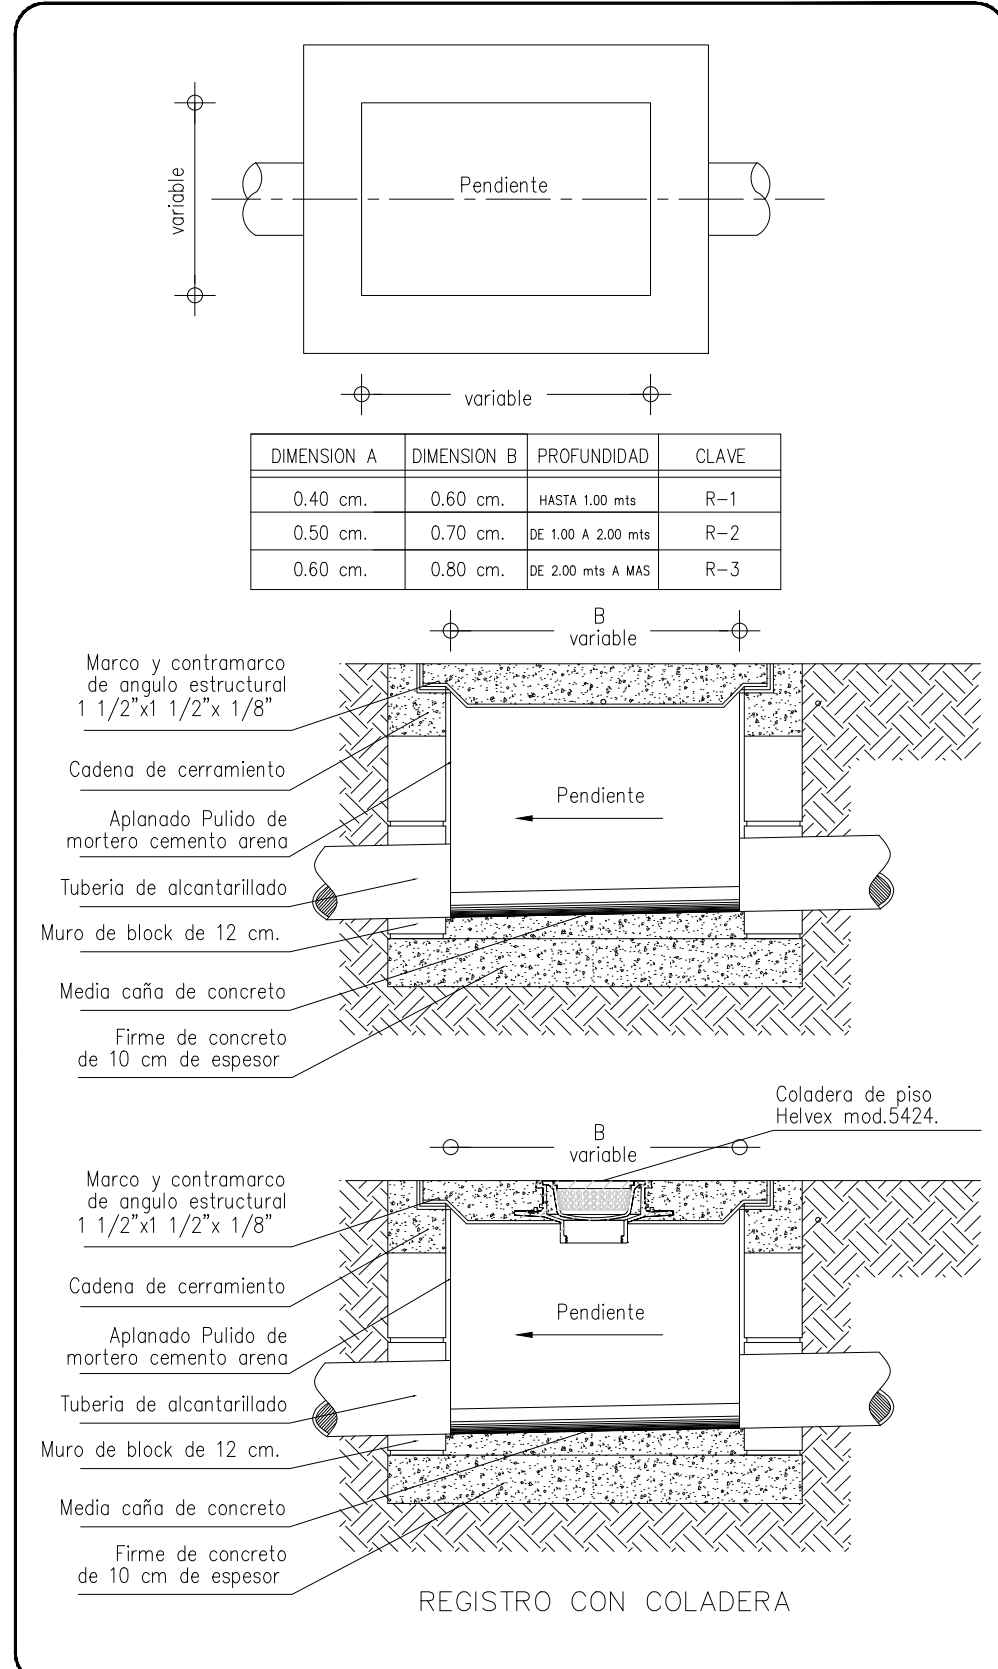


DET-05 REGISTROS

s / esc

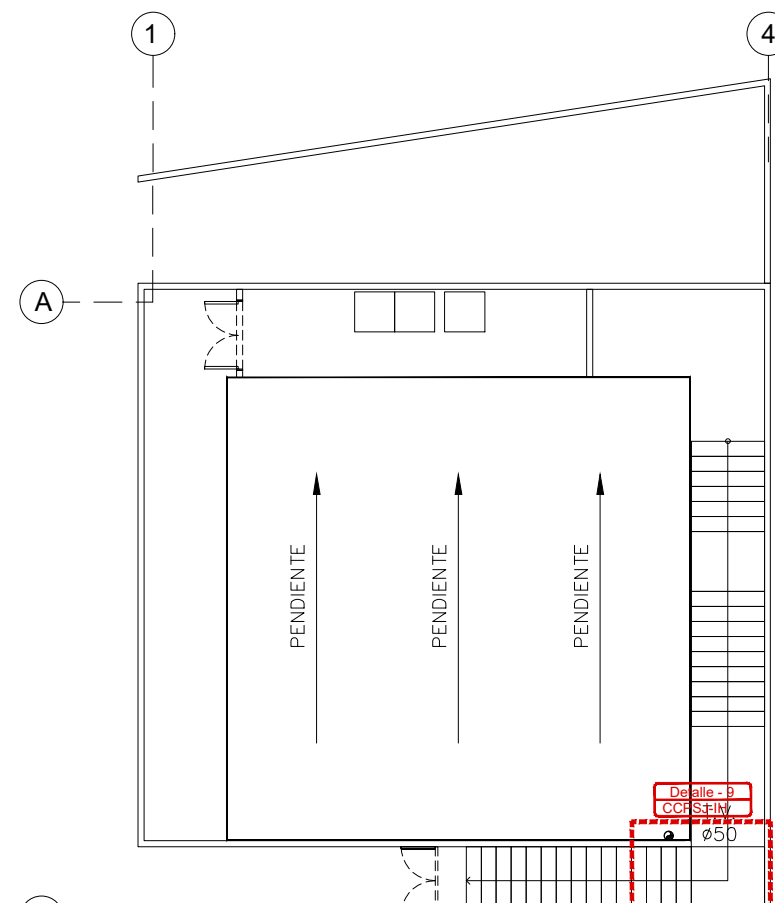


PLANTA DE TECHO

s / esc

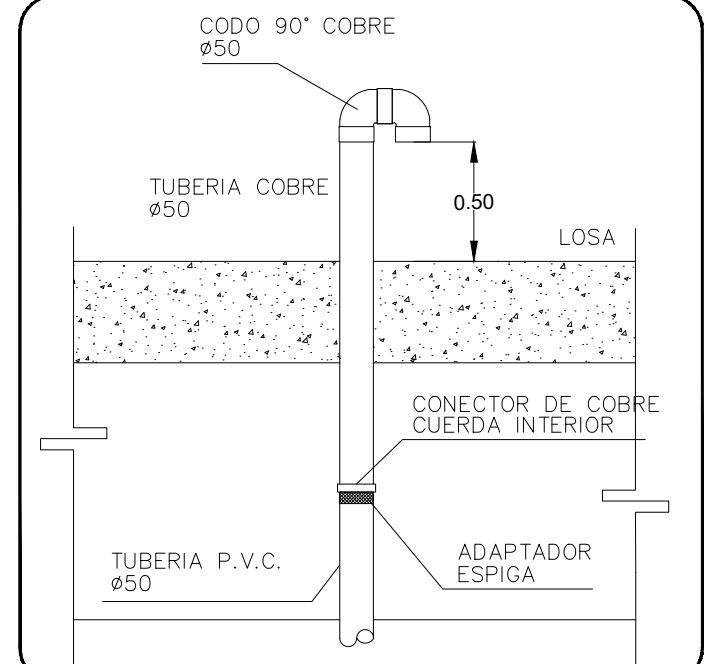


DET-09 TUBO DE VENTILACION

s / esc

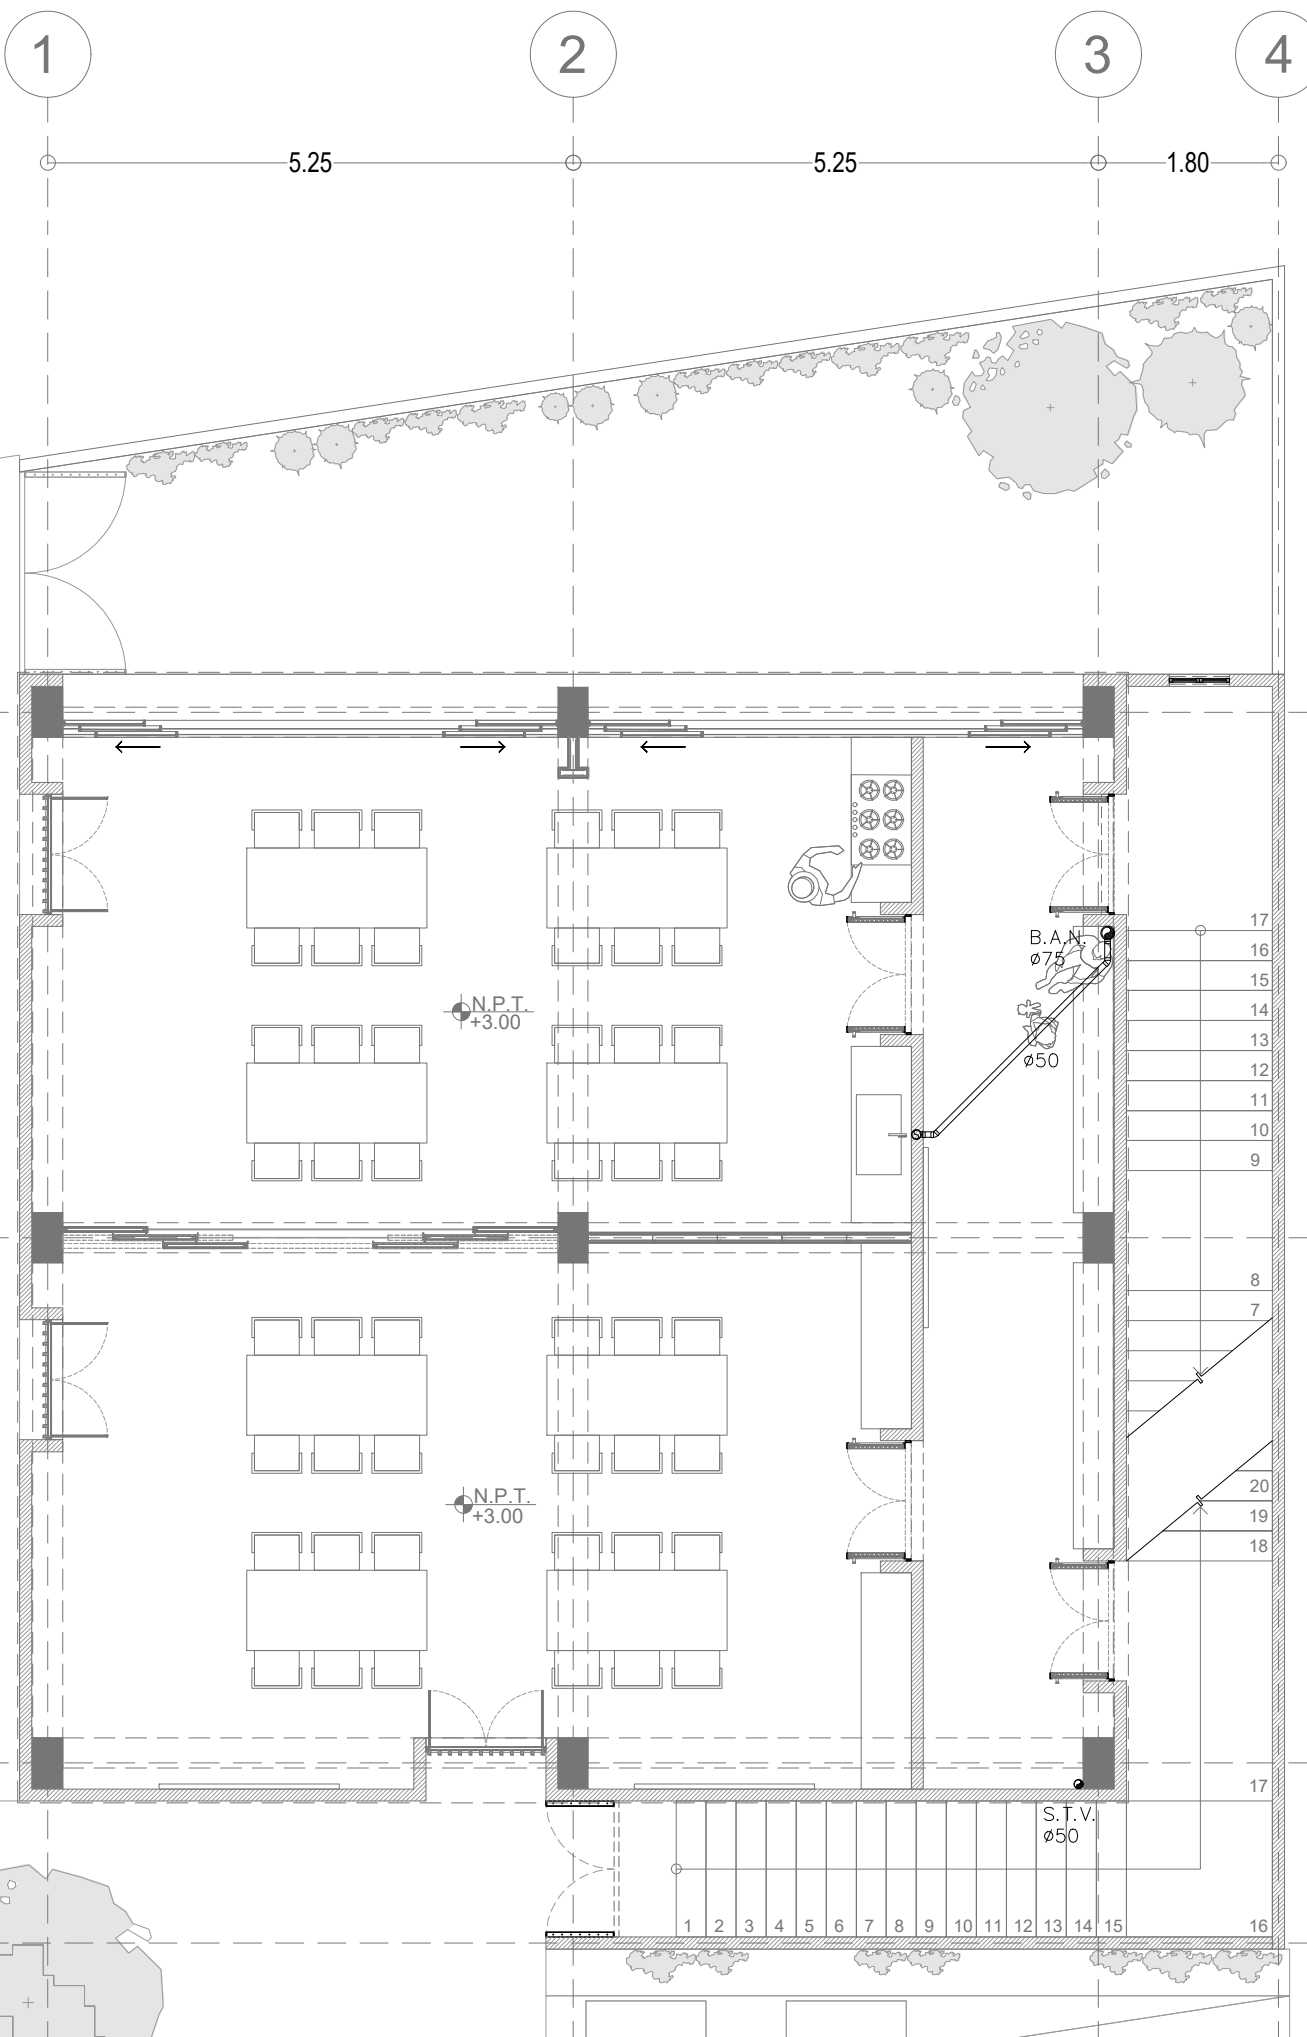

Centro Comunitario Primer Nivel

escala 1:75

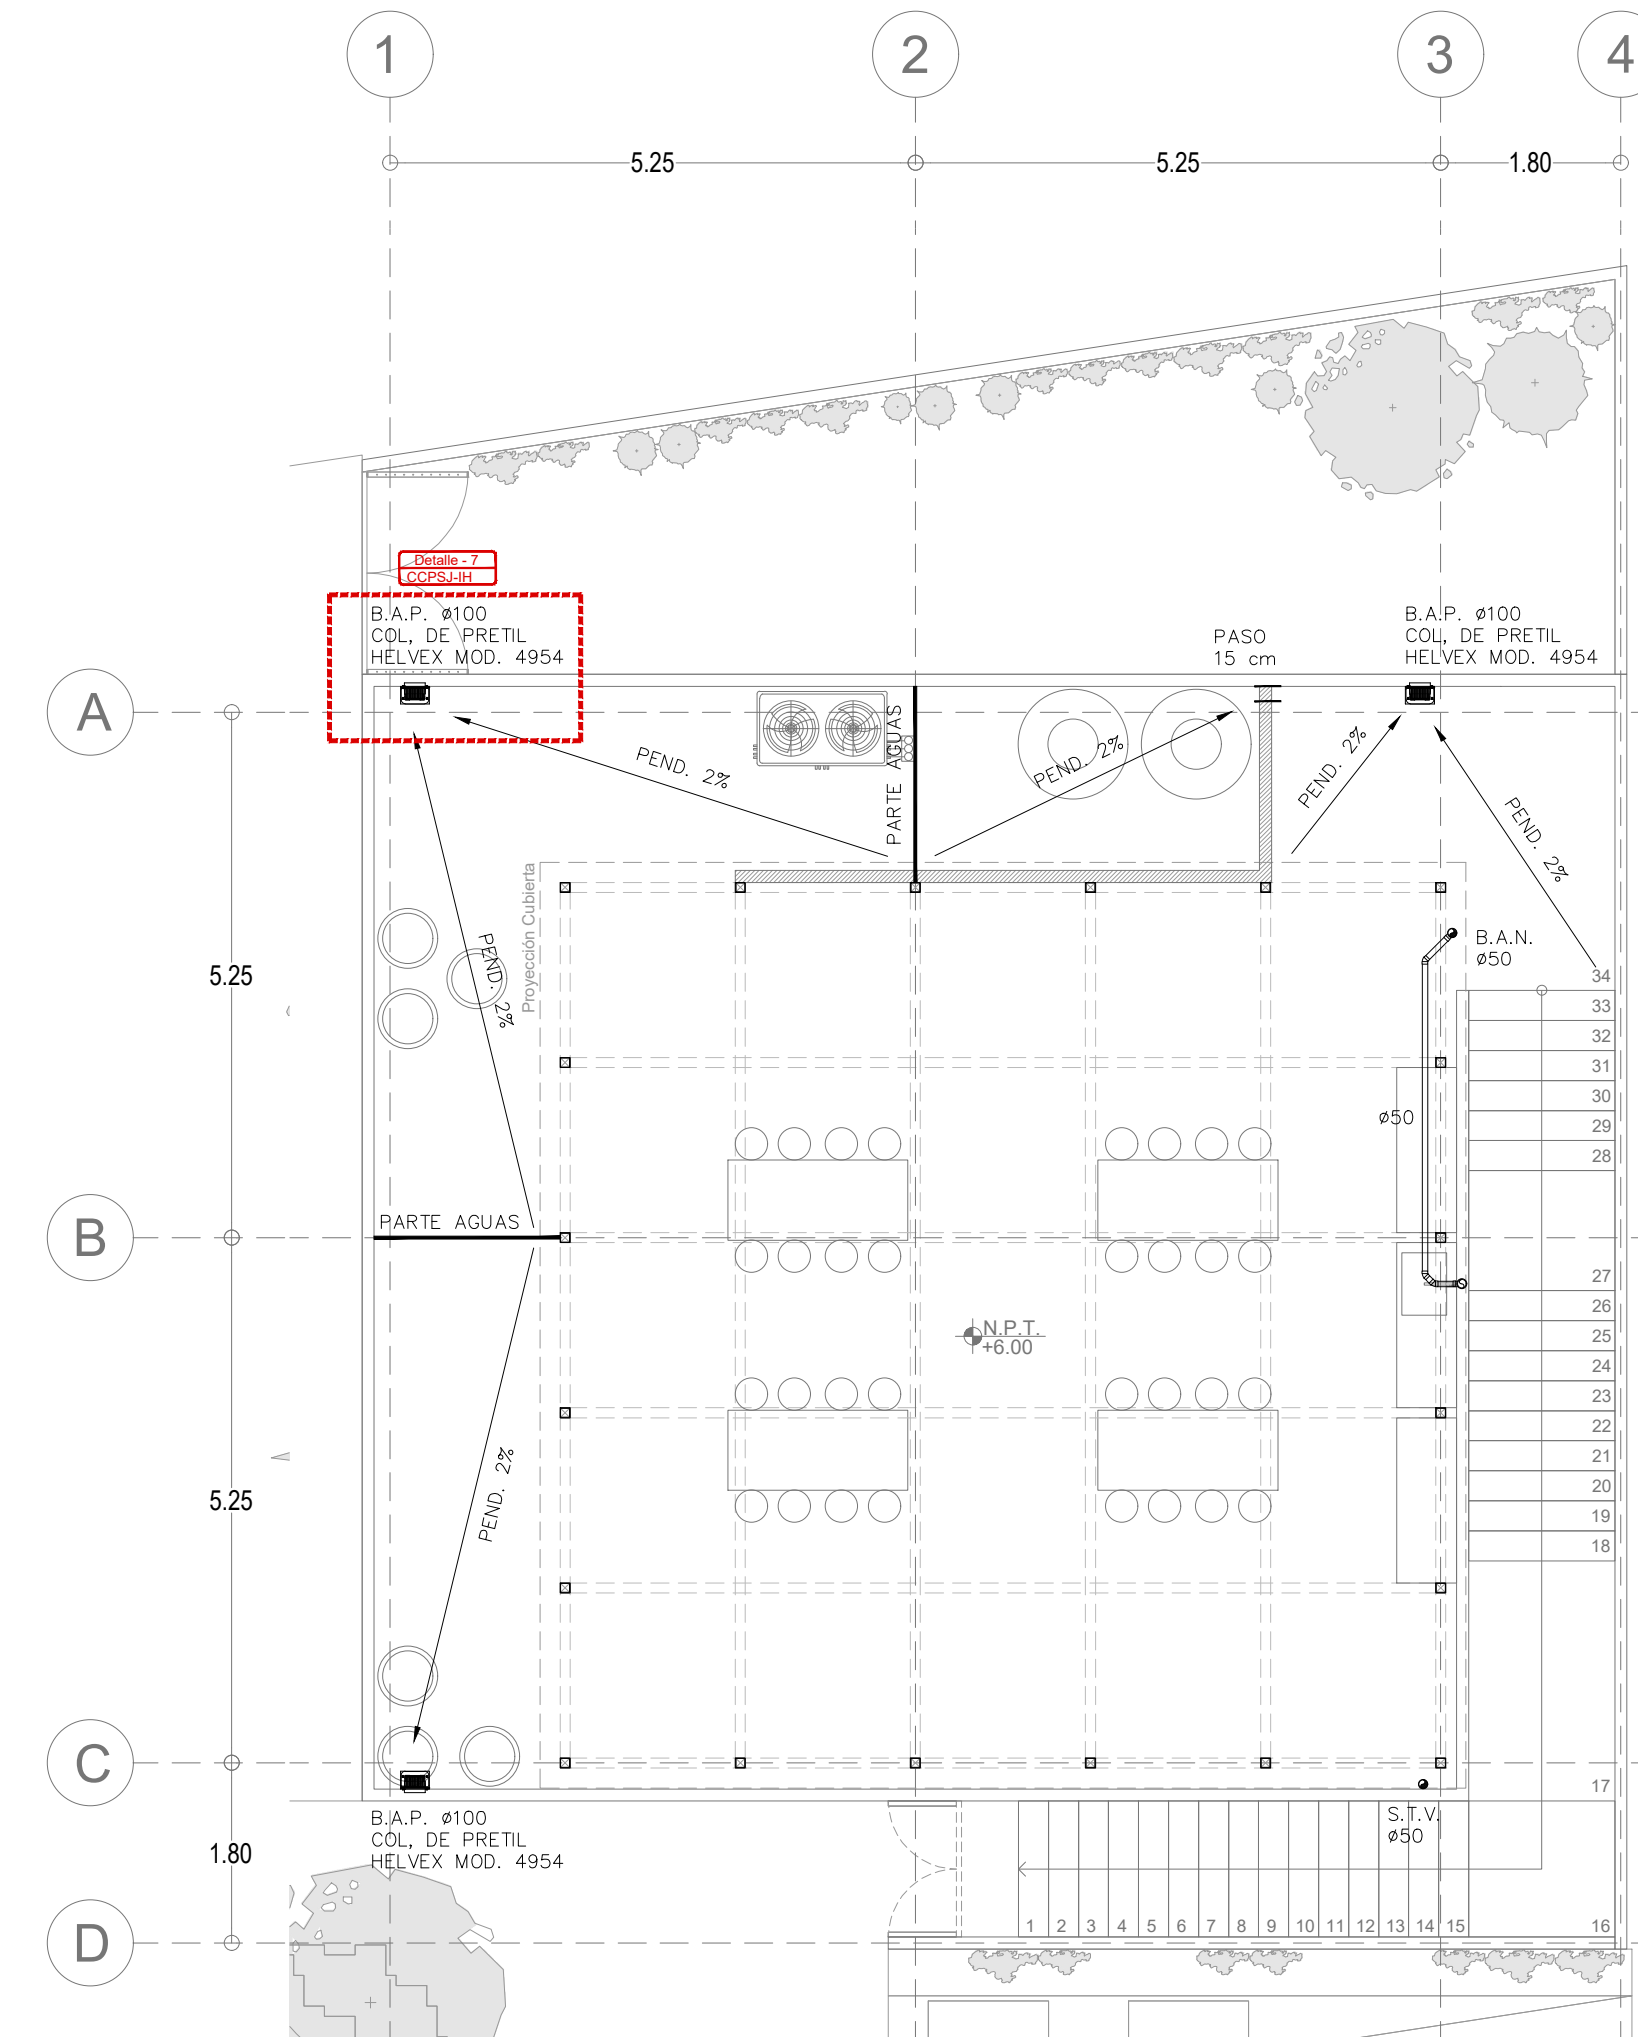

Centro Comunitario Planta Segundo Nivel

escala 1:75

Fundación
HOGARES

NODO
TALLER

NOTAS GENERALES

-NIVELES EN METROS REFERIDOS AL BANCO DE NIVEL ±0.00
-NO SE MEDIRAN COTAS A ESCALA DE ESTE PLANO
-LAS COTAS SON A PAÑOS DE ACABADOS (VER DETALLES DE ALUMBRADO)
-ESTE PLANO DEBERA VERIFICARSE CON LOS CORRESPONDIENTES DE ESTRUCTURA E INSTALACIONES. CUALQUIER DISCREPANCIA DEBERA CONSULTARSE CON EL PROYECTISTA
-EL CONTRATISTA RECTIFICARA EN EL LUGAR DE LA OBRA LAS DIMENSIONES Y NIVELES INDICADOS EN ESTE PLANO, ANTES DE EJECUTAR CUALQUIER TRABAJO, DEBENDO SOMETER A LA DIRECCION DE LA OBRA CUALQUIER DIFERENCIA QUE SURTIERE, ASI COMO LA INTERPRETACION QUE DEL PROPIO CONTRATISTA A ESTE DIBUJO.
-TODOS LOS ACABADOS, ESPECIFICACIONES Y DETALLES SEÑALADOS EN ESTE PLANO DEBERAN EJECUTARSE DE ACUERDO A LAS ESPECIFICACIONES CORRESPONDIENTES.

CLAVES Y SIMBOLOS

N.P.T. NIVEL PISO TERMINADO
N.S.L. NIVEL SUPERIOR DE LOSA
N.A. NIVEL DE ANTERECHO
N.L.B.L. NIVEL LECHO BAJO DE LOSA
N.L.B.T. NIVEL LECHO BAJO DE TRABE
N.L.A.T. NIVEL LECHO ALTO DE TRABE
N.L.B.P. NIVEL LECHO BAJO DE PLACON
N.L.B.C. NIVEL LECHO BAJO DE CERRAMIENTO
N.C.P. NIVEL CORONAMIENTO PRETIL
N.C.M. NIVEL CORONAMIENTO MURO
N.S.V. NIVEL SUPERIOR DE VIGA
N.L.B.V. NIVEL LECHO BAJO DE VIGA
N.L.A.V. NIVEL LECHO ALTO DE VIGA
H.P. ALTURA DE PLAFON DE PISO TERMINADO
+/- NIVEL INDICADO EN PLANTA
-/- NIVEL INDICADO EN ALZADO O CORTE
/ CAMBIO DE NIVEL EN PISO
■ MURO DE CONCRETO

CRUQUIS DE LOCALIZACION



NOTAS GENERALES

REVISIONES	
REVISION	CONCEPTO
0	DISEÑO ESQUEMATICO
0	DESARROLLO DE DISEÑO
0	PROYECTO EJECUTIVO

Superficie del predio:	246.73 m ²
Planta Baja:	151.48 m ²
Primer Nivel:	142.32 m ²
Azotea:	55.56 m ²

Nombre del Proyecto:
Rediseño y ampliación del Centro Comunitario de Parajes de San José, en Ciudad Juárez, Chihuahua

32575 Cd Juárez, Chihuahua, México

Proprietario:

Director de Proyecto:

Clave:
CCPSJ-IH-01

Contenido:
Instalación Hidráulica
Centro Comunitario de Parajes de San José

REVISO: ESCALA: 1:75
DIBUJO: NODO TALLER FECHA: